


Objekt-Nr.: 4063

Legende:

-  Fläche befahrbar
-  Fläche nicht befahrbar
-  Nachbargebäude
-  vertikale Rettungswege
-  Feuerwehr Zufahrt
-  Hausnummer
-  Haupteingang
-  Nebeneingang
-  Unterflur Hydrant
-  Treppenraum mit Feuerwiderstand, erreichbare Geschosse
-  Treppenraum ohne Feuerwiderstand, erreichbare Geschosse
-  Blitzleuchte
-  FSD Feuerwehr-Schlüsseldepot
-  BMZ Brandmeldezentrale
-  FSE Freischalt-element
-  FIBS Feuerwehrinformations und Bediensystem
-  Schlüsselschalter (autom. Schiebetür)
-  RWA Anlage
-  Anleiterstelle
-  Personen-aufzug
-  Lastenaufzug (Speisenaufzug)
-  HV Elektro Hauptverteiler
-  Wasser-haupt-hahn
-  Gas-haupt-hahn
-  Sammelstelle

 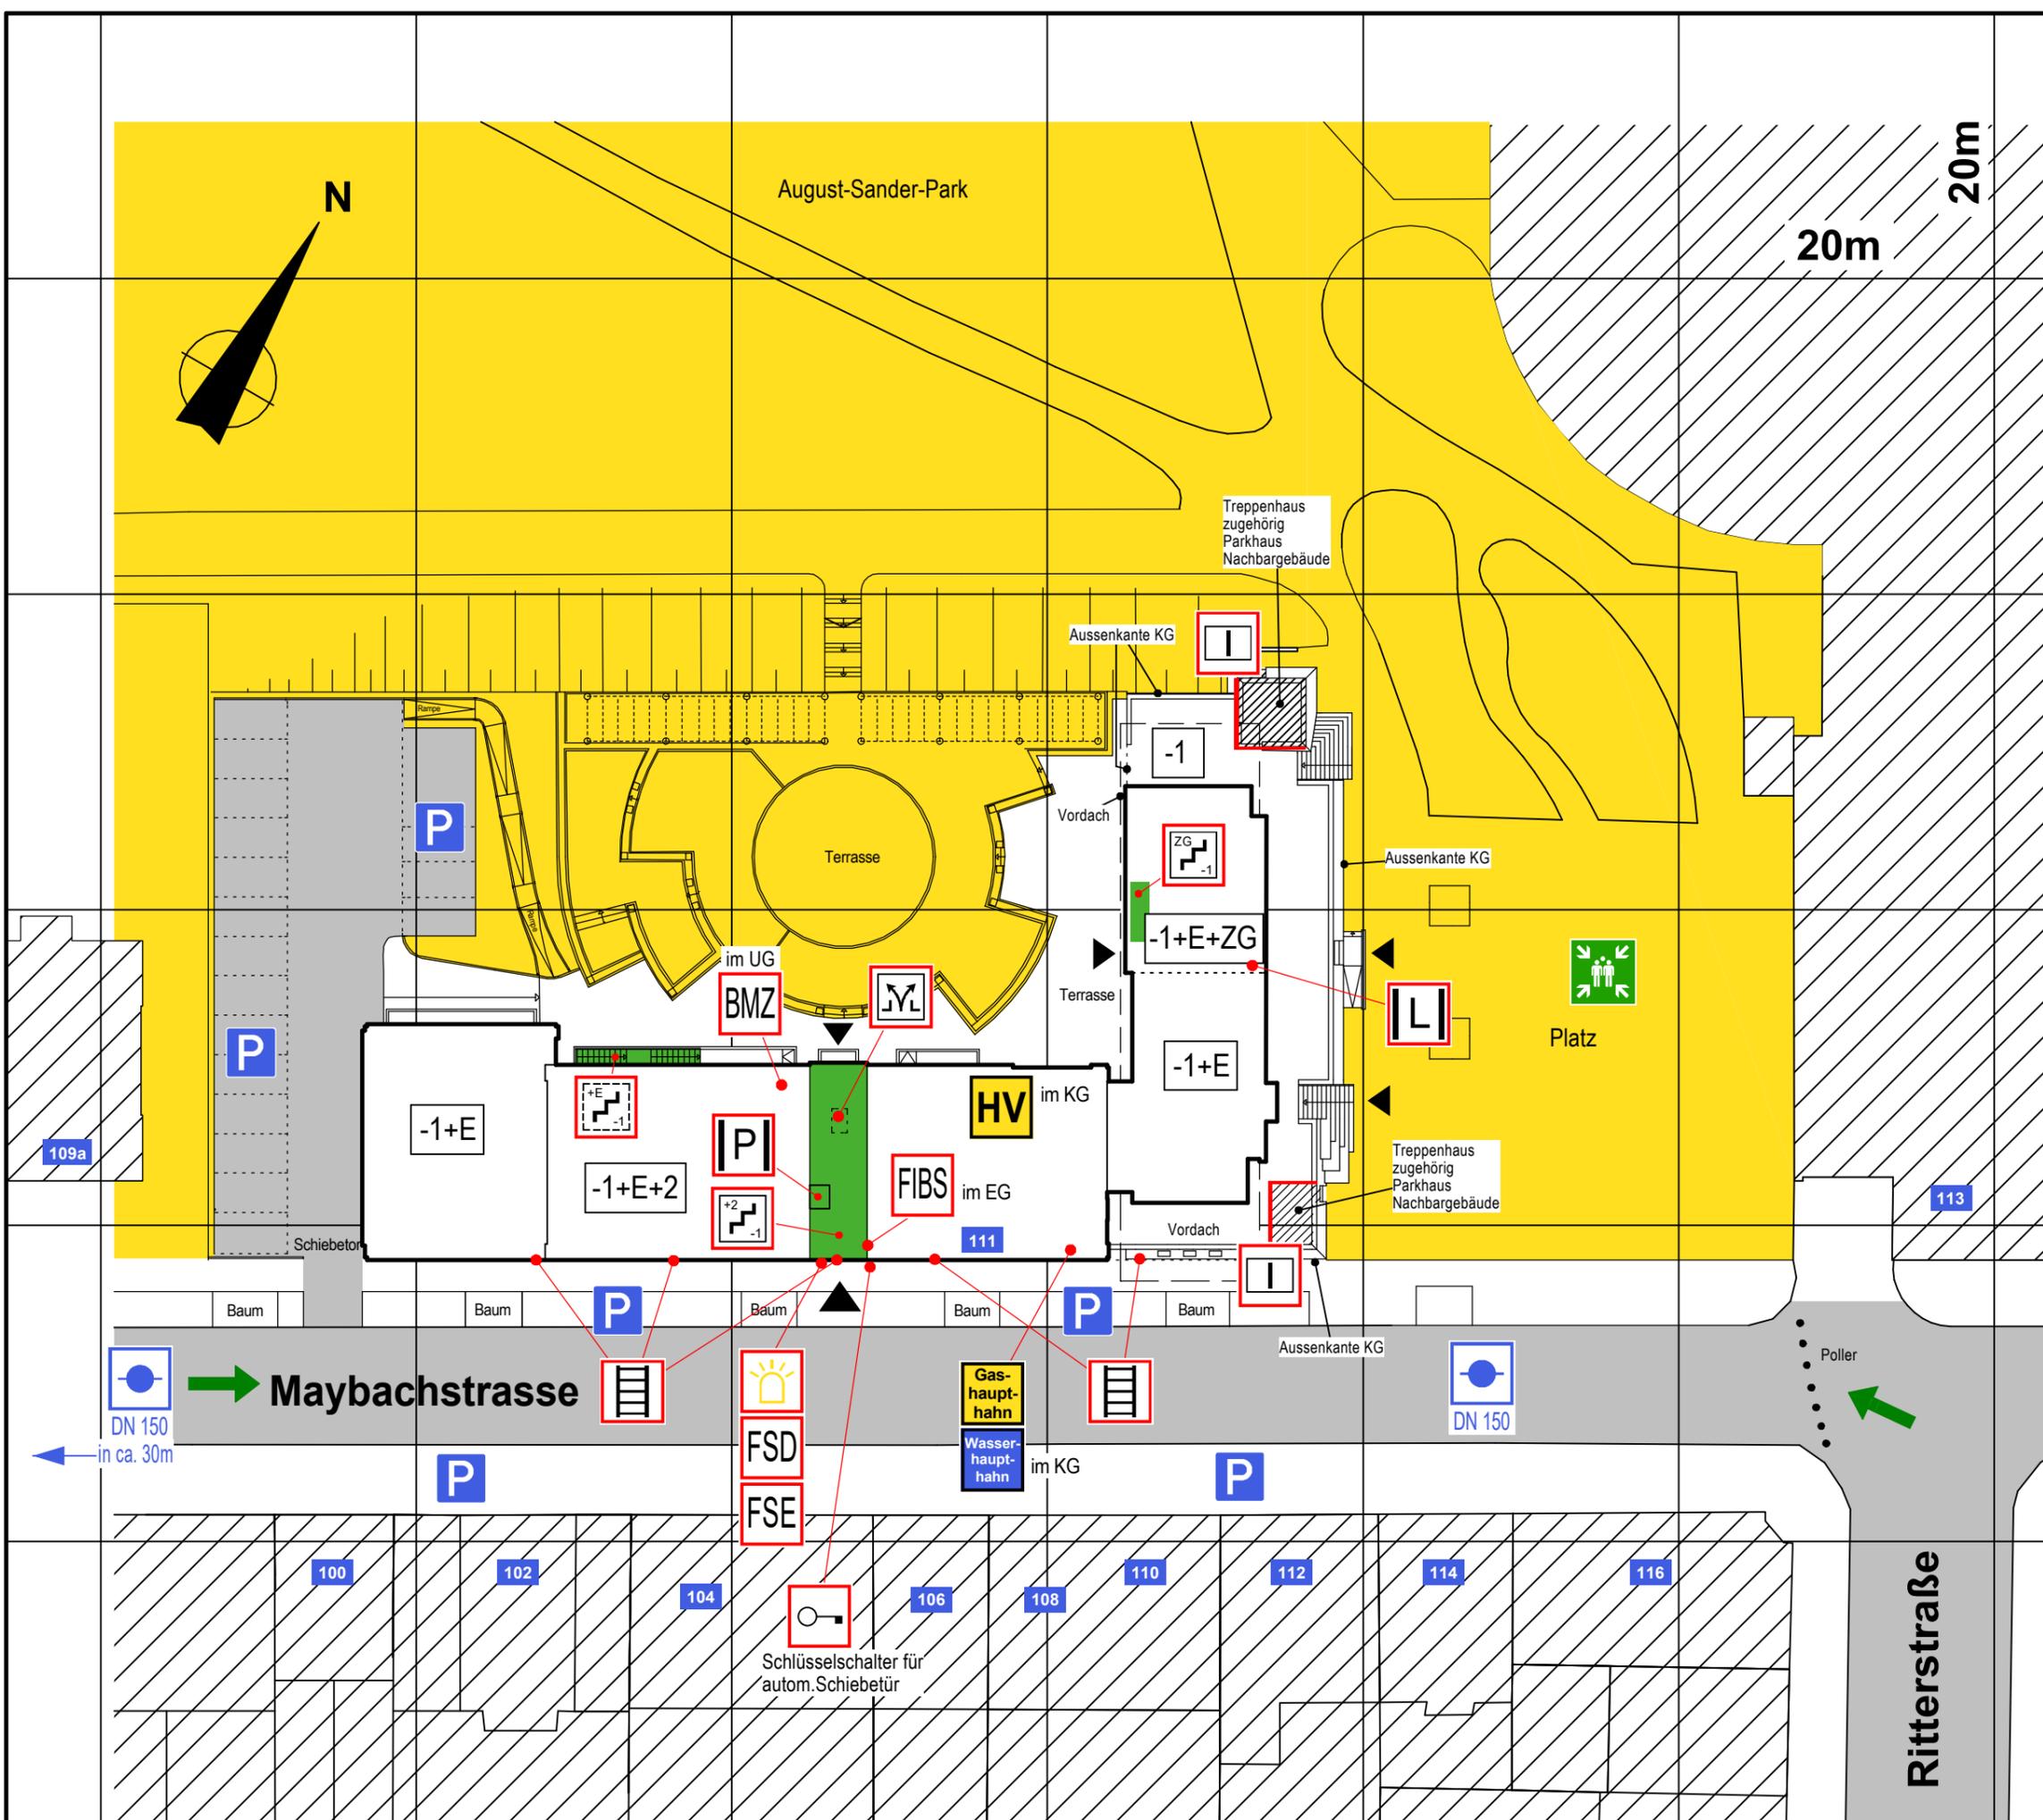


Übersicht

Objekt: **Filmhaus Köln**
Maybachstraße 111, 50670 Köln

Maßstab: 1:400 Plan-Nr.: 04-FW_LP


Stand: 08.02.2021 Auftr.-Nr.: B14074-04B

Ersteller:  **Heneker Zillinger Beratende Ingenieure Brandschutz PartG mbB**
Königswinterer Str. 329, 53227 Bonn
Tel (0228) 97194-911 Fax (0228) 97194-99
mail: brandschutz@hzi-bonn.de



Objekt-Nr.: 4063

- Legende:**
- vertikale Rettungswege
 - horizontale Rettungswege
 - T1 Treppenraum mit Feuerwiderstand, erreichbare Geschosse
 - T2 Treppenraum ohne Feuerwiderstand, erreichbare Geschosse
 - T30RS Feuerschutztür mit Rauchschutzfunktion
 - T30 Feuerschutztür
 - P Personenaufzug
 - Wasserhaupt-hahn Absperrschieber Wasser
 - Gas-haupt-hahn Absperrschieber Gas
 - Nebeneingang
 - I Brandwand
 - RWA RWA Bedienstelle
 - Feuerwehr-Leiter "zur Kontrolle von Zwischendecken"
 - BMZ Brandmeldezentrale
 - LI Lastenaufzug (Speisenaufzug)
 - HV Elektro Hauptverteiler

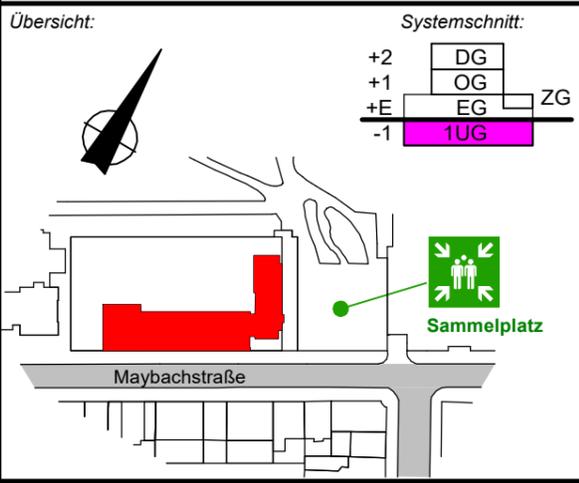


Untergeschoss

Objekt: Filmhaus Köln
Maybachstraße 111, 50670 Köln


Maßstab: 1:250 Plan-Nr.: 05a-FW_UG
Stand: 09.02.2021 Auftr.-Nr.: B14074-04B

Ersteller: **Henneker Zillinger Beratende Ingenieure Brandschutz PartG mbB**
Königswinterer Str. 329, 53227 Bonn
Tel (0228) 97194-911 Fax (0228) 97194-99
mail: brandschutz@hzi-bonn.de

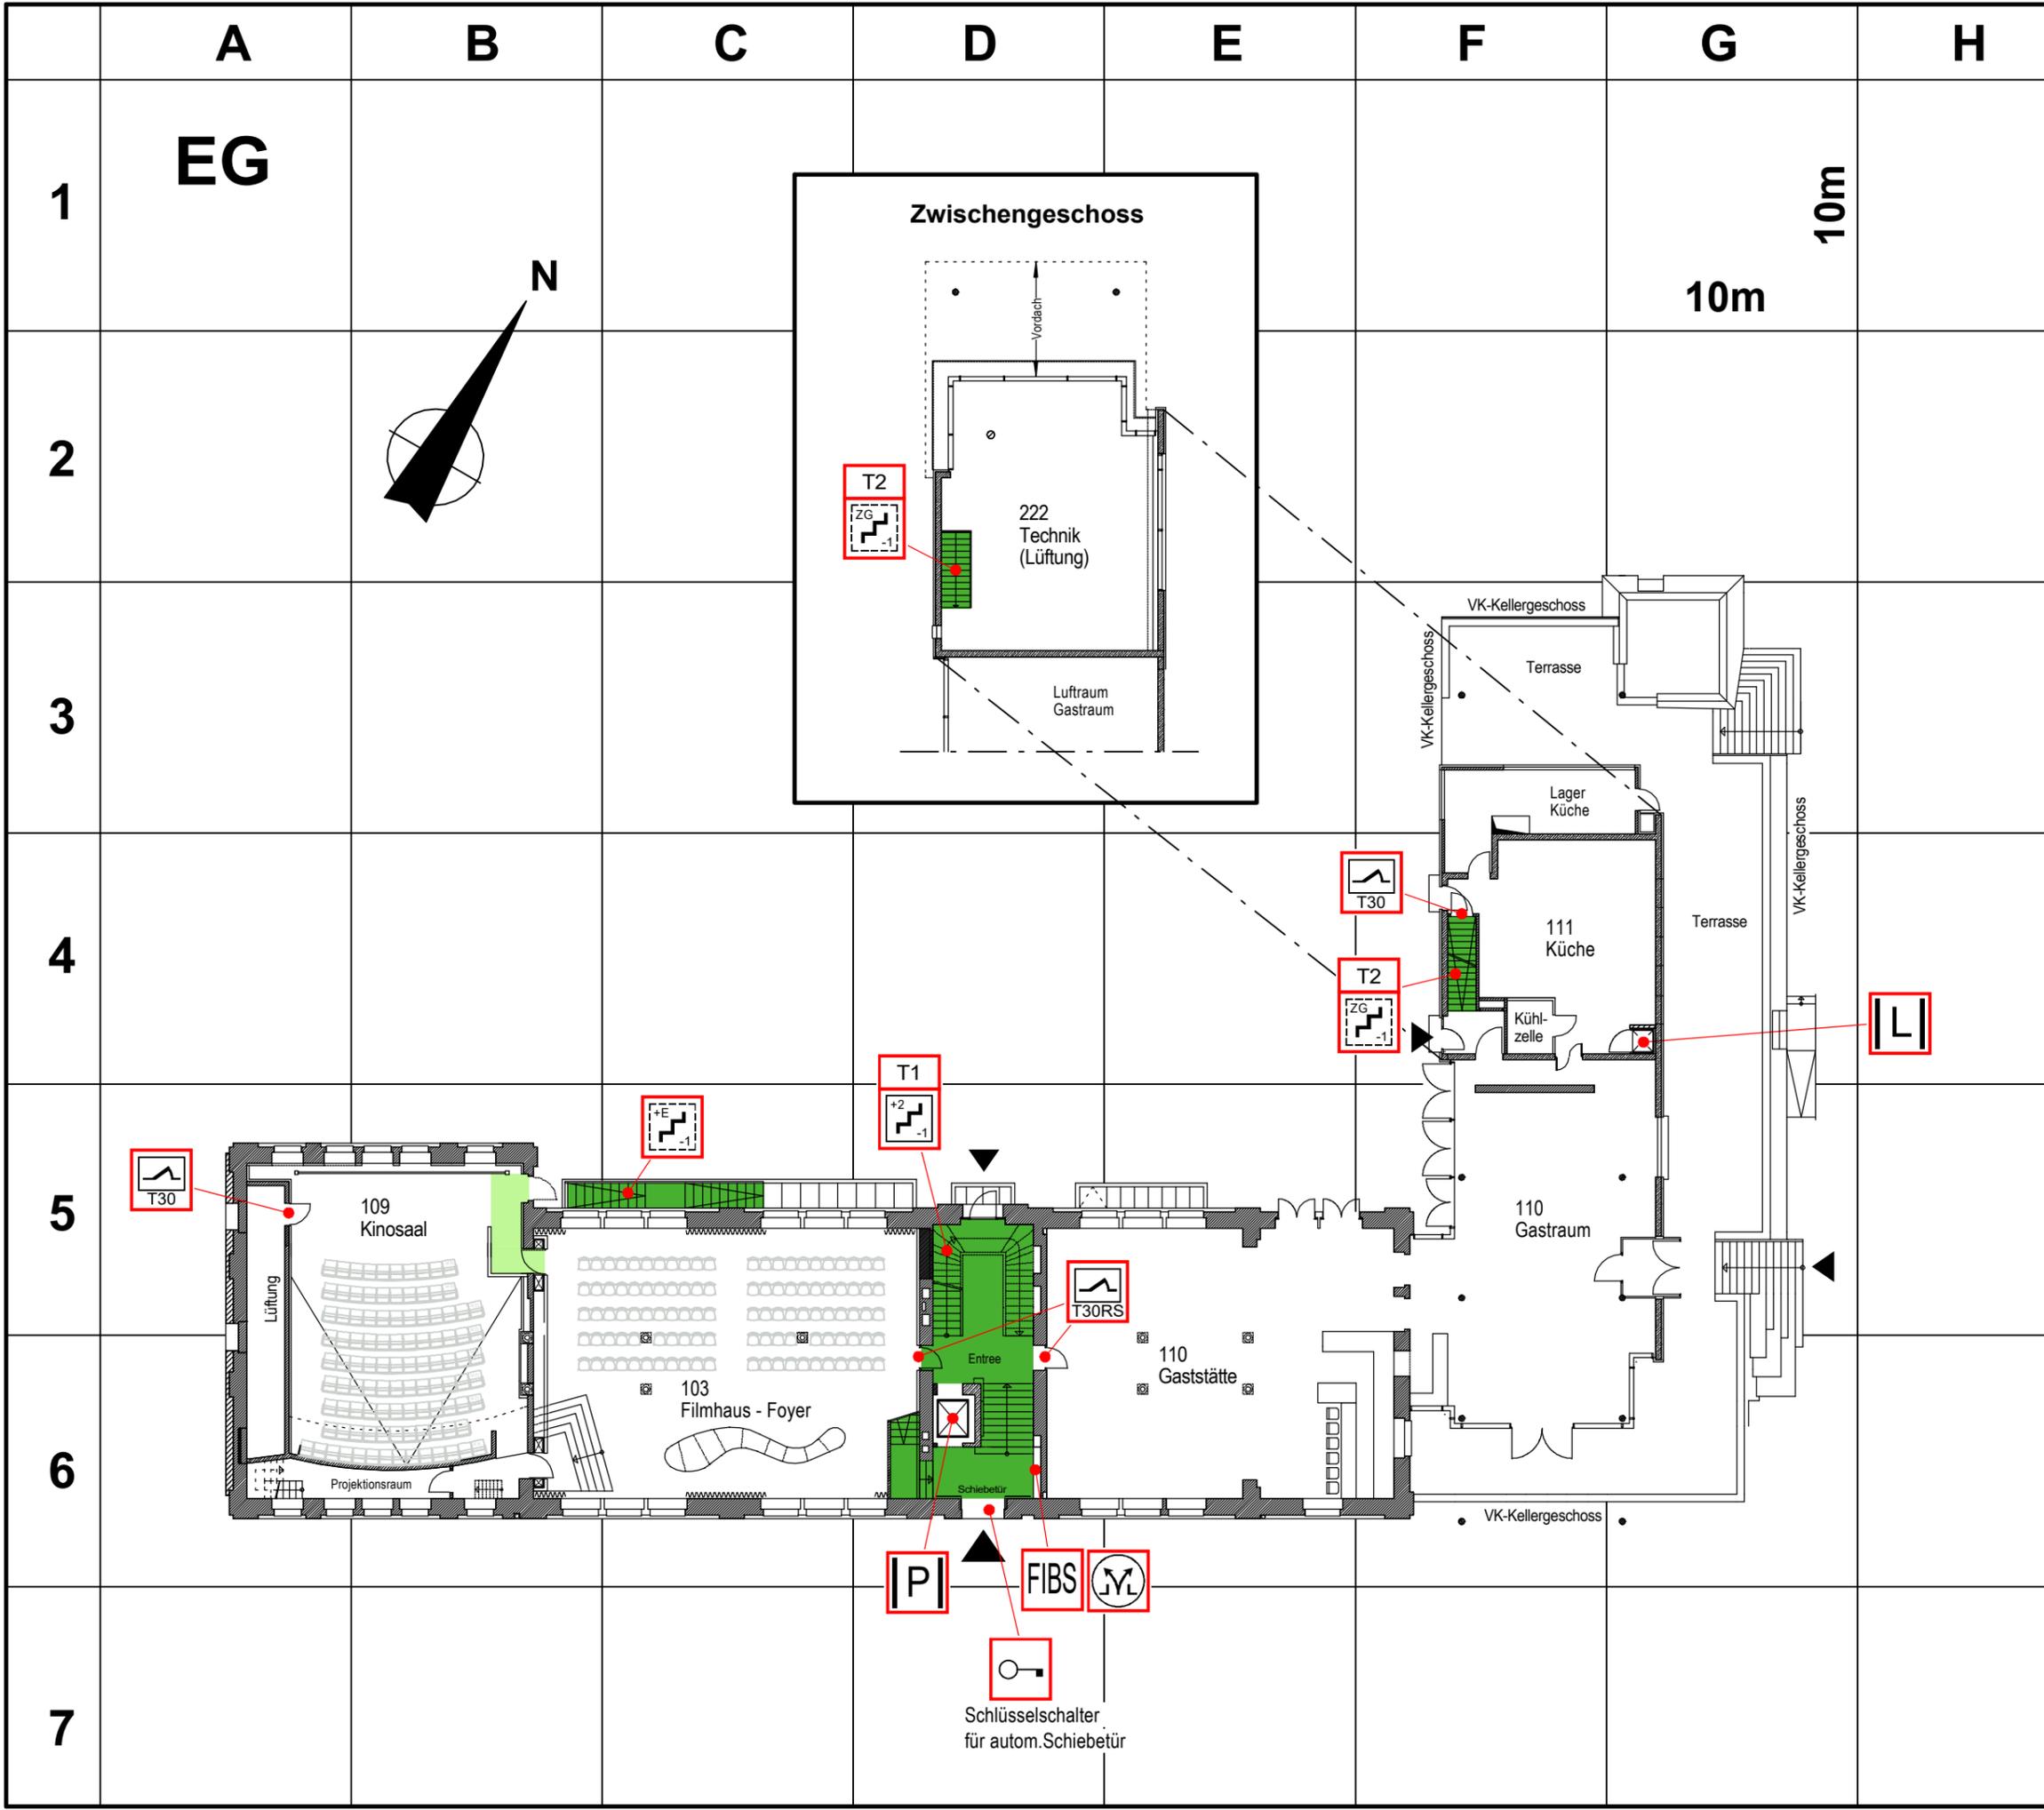

Objekt-Nr.: 4063

- Legende:**
- vertikale Rettungswege
 - horizontale Rettungswege
 - T1 Treppenraum mit Feuerwiderstand, erreichbare Geschosse
 - T2 Treppenraum ohne Feuerwiderstand, erreichbare Geschosse
 - T30RS Feuerschutztür mit Rauchschutzfunktion
 - T30 Feuerschutztür
 - Schlüsselschalter f. autom. Schiebetür
 - P Personenaufzug
 - L Lastenaufzug (Speisenaufzug)
 - FIBS Feuerwehreinformations und Bediensystem
 - RWA Bedienstelle

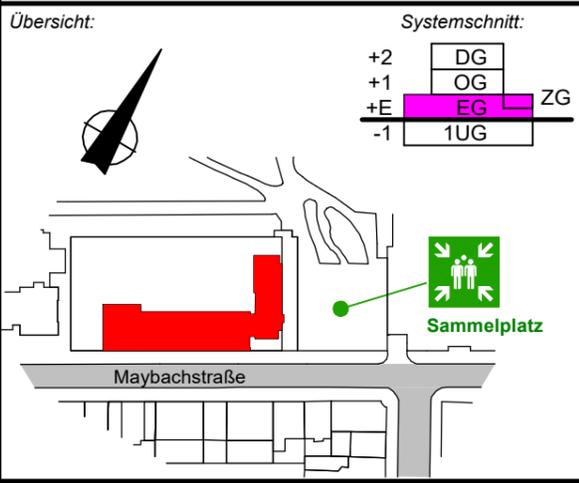

Erdgeschoss

Objekt: Filmhaus Köln
Maybachstraße 111, 50670 Köln

Maßstab: 1:250	Plan-Nr.: 06-FW_EG
Stand: 08.02.2021	Auftr.-Nr.: B14074-04B


Ersteller:

Henneker Zillinger Ingenieure

Königswinterer Str. 329, 53227 Bonn
Tel (0228) 97194-911 Fax (0228) 97194-99
mail: brandschutz@hzi-bonn.de


Henneker Zillinger Beratende Ingenieure Brandschutz PartG mbB

Königswinterer Str. 329, 53227 Bonn
Tel (0228) 97194-911 Fax (0228) 97194-99
mail: brandschutz@hzi-bonn.de

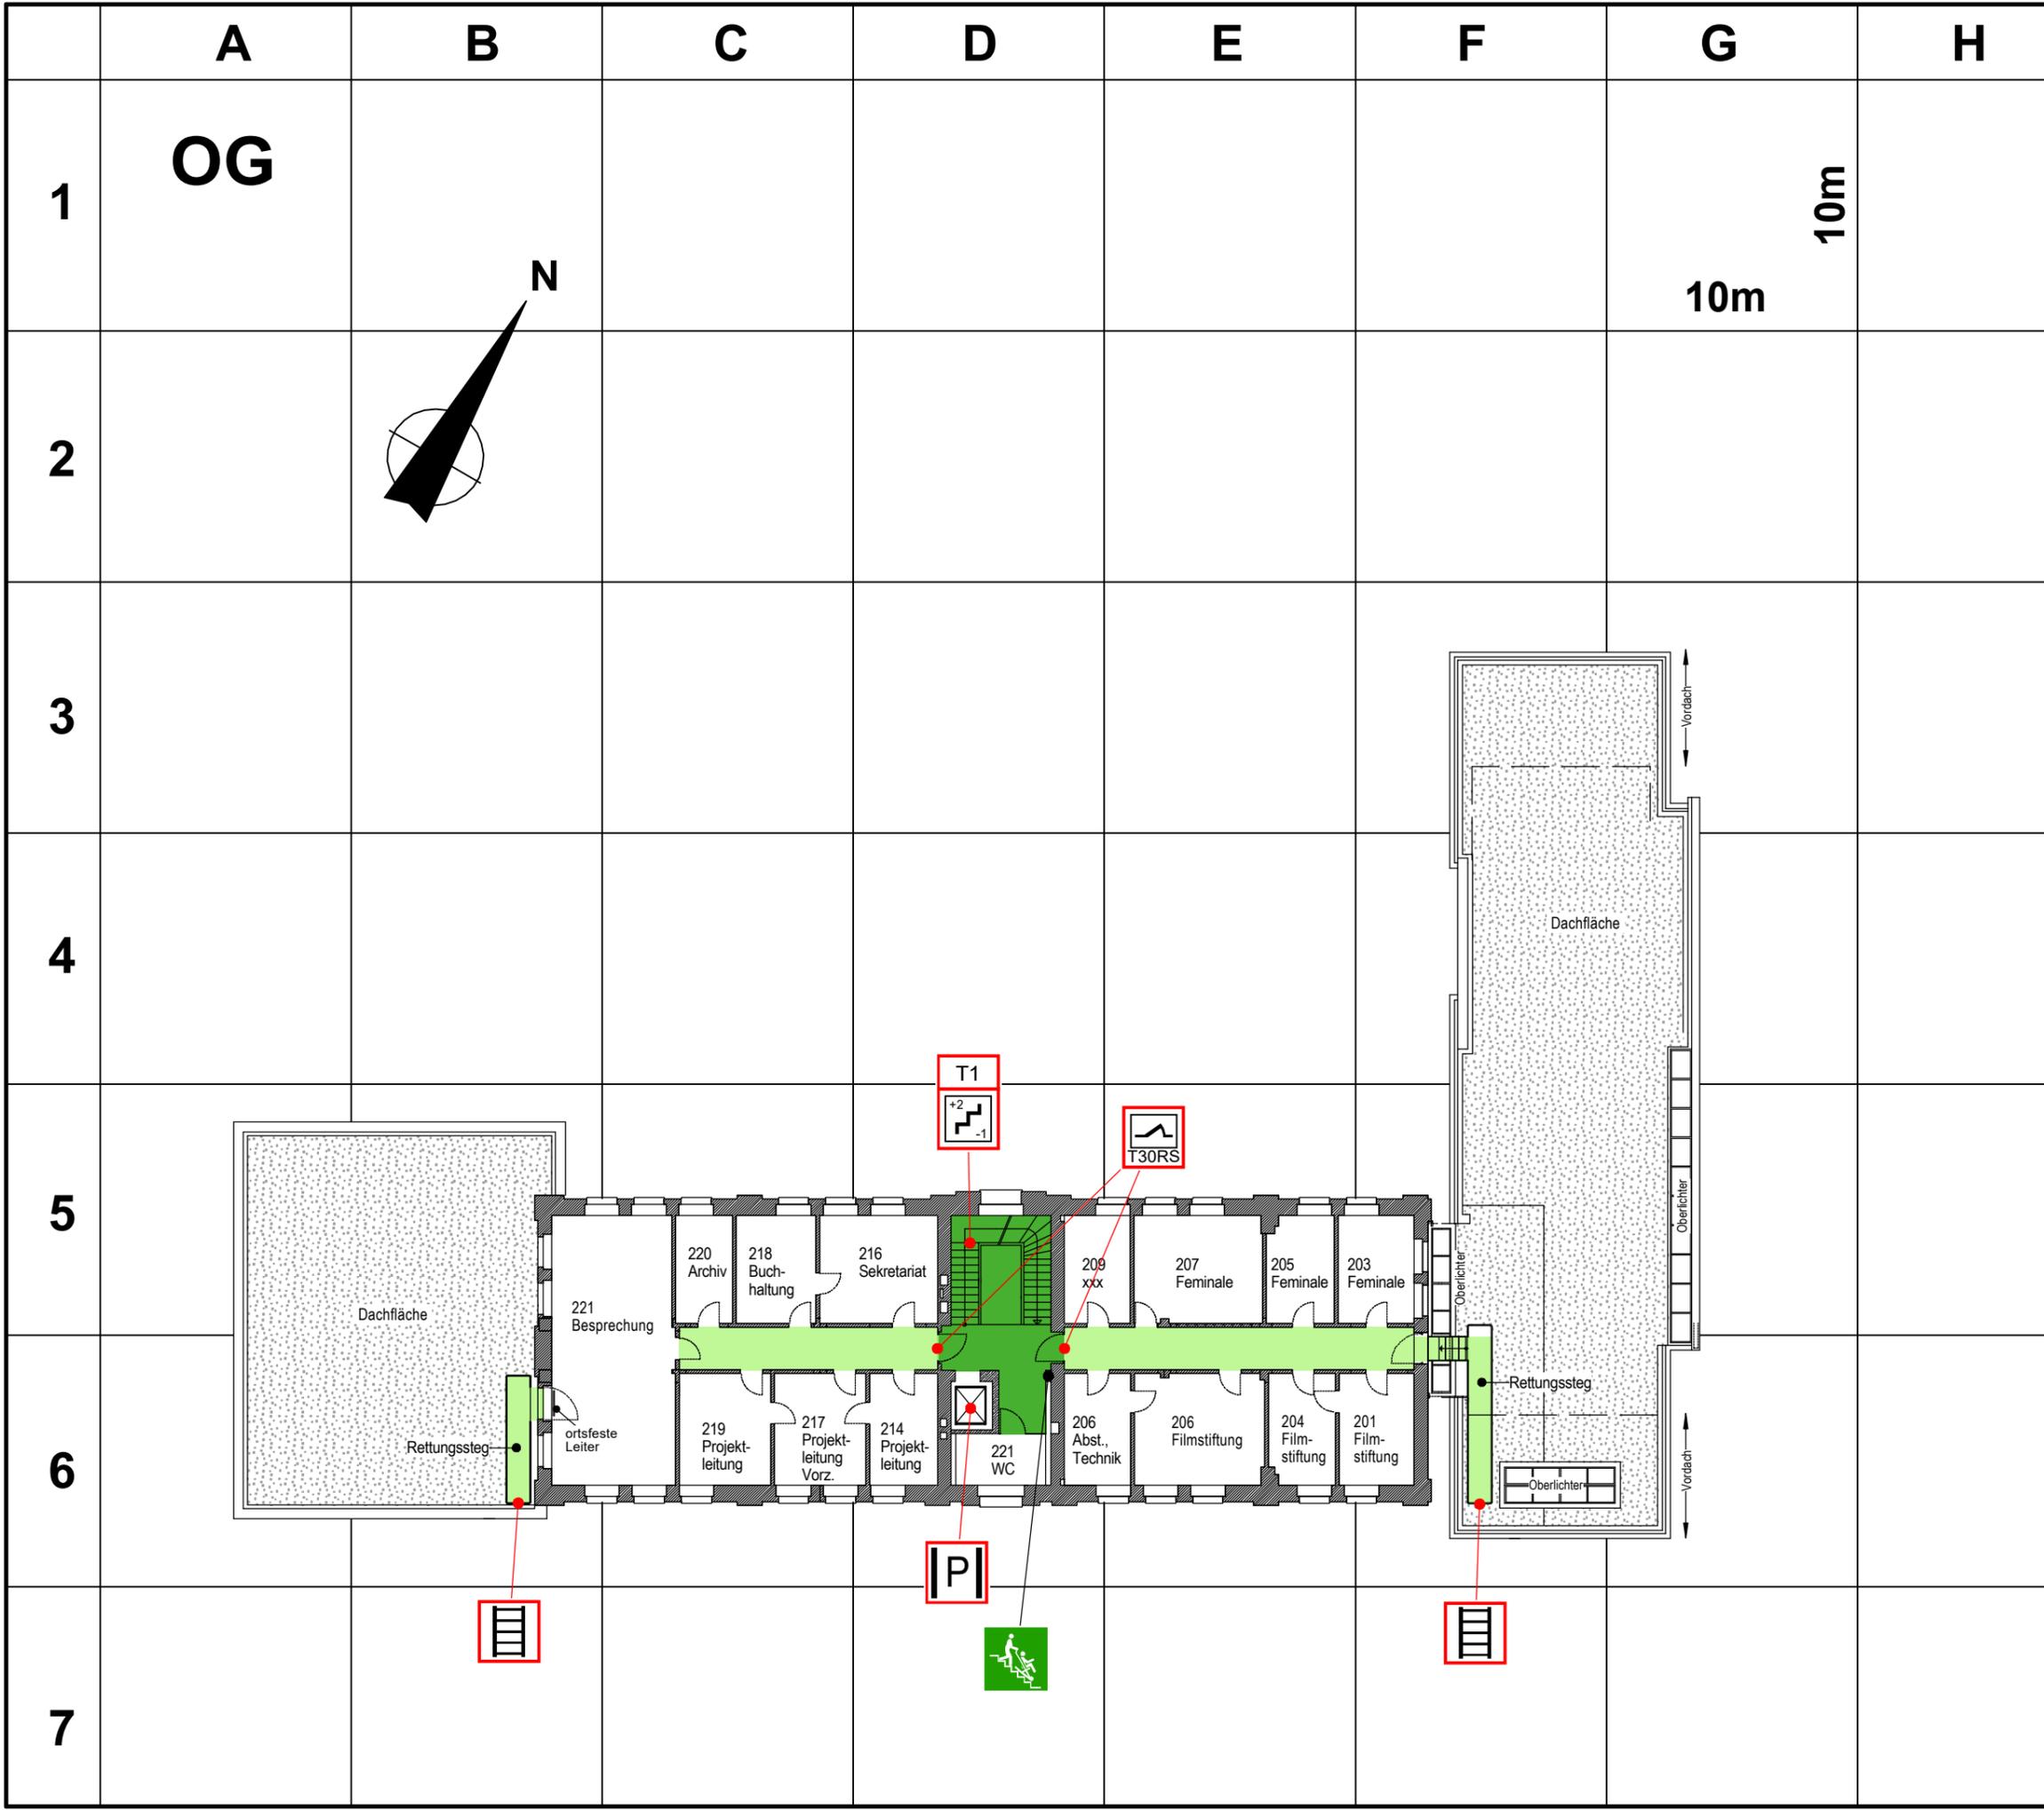


Objekt-Nr.: 4063

 Legende:

-  vertikale Rettungswege
-  horizontale Rettungswege
-  T1 Treppenraum mit Feuerwiderstand, erreichbare Geschosse
-  T30RS Feuerschutztür mit Rauchschutzfunktion
-  P Personenaufzug
-  Anleiterstelle
-  Evakuierungsstuhl

Übersicht:

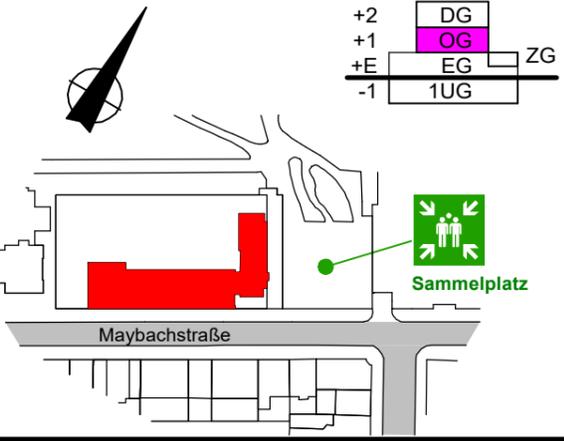

Obergeschoss

Objekt: **Filmhaus Köln**
Maybachstraße 111, 50670 Köln

Maßstab: 1:250 Plan-Nr.: 07-FW_OG
Stand: 08.02.2021 Auftr.-Nr.: B14074-04B

Ersteller:

Henneker Zillinger Beratende Ingenieure Brandschutz PartG mbB
 Königswinterer Str. 329, 53227 Bonn
 Tel (0228) 97194-911 Fax (0228) 97194-99
 mail: brandschutz@hzi-bonn.de

Legende:

 vertikale Rettungswege

 horizontale Rettungswege

 T1
 T30RS Treppenraum mit Feuerwiderstand, erreichbare Geschosse

 T30RS Feuerschutztür mit Rauchschutzfunktion

 P Personenaufzug


 E Anleiterstelle

 M RWA Bedienstelle

 M RWA Anlage

Übersicht:

Systemschnitt:

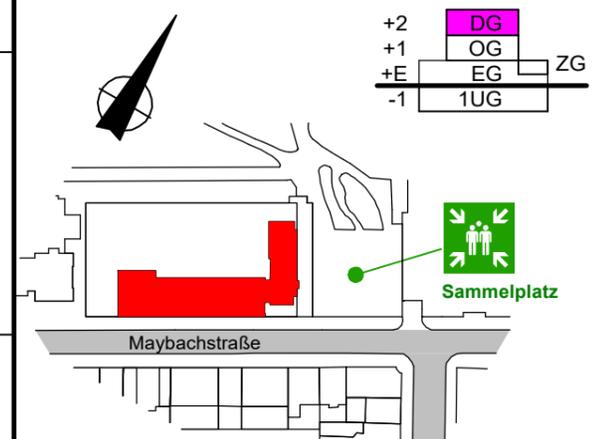

Dachgeschoss

Objekt: **Filmhaus Köln**
 Maybachstraße 111, 50670 Köln

Maßstab: 1:250 Plan-Nr.: 08-FW_DG
 Stand: 08.02.2021 Auftr.-Nr.: B14074-04B

Ersteller:  Heneker Zillinger Beratende Ingenieure Brandschutz PartG mbB
 Königswinterer Str. 329, 53227 Bonn
 Tel (0228) 97194-911 Fax (0228) 97194-99
 mail: brandschutz@hzi-bonn.de

