

Legende:

- | | | | |
|---|---|---|---------------------------------------|
|  | Fläche befahrbar |  | Fläche nicht befahrbar |
|  | Nachbargebäude |  | vertikale Rettungswege |
|  | Feuerwehr Zufahrt |  | Hausnummer |
|  | Haupteingang |  | Nebeneingang |
|  | Unterflur Hydrant | | |
|  | Treppenraum mit Feuerwiderstand, erreichbare Geschosse | | |
|  | Treppenraum ohne Feuerwiderstand, erreichbare Geschosse | | |
|  | Blitzleuchte |  | Feuerwehr-Schlüsseldepot |
|  | Brandmeldezentrale |  | Freischalt-element |
|  | Feuerwehrinformationen und Bediensystem |  | Schlüsselschalter (autom. Schiebetür) |
|  | RWA Anlage |  | Anleiterstelle |
|  | Personenaufzug |  | Lastenaufzug (Speisenaufzug) |
|  | Elektro Hauptverteiler | | |
|  | Absperrschieber Wasser |  | Absperrschieber Gas |
|  | Sammelstelle | | |

Übersicht

Objekt:

Filmhaus Köln

Maybachstraße 111, 50670 Köln

Maßstab: 1:400

Plan-Nr.:	04-FW LP
-----------	----------


Stand: 08.02.2021

Auftr.-Nr.:	B14074-04B
-------------	------------

Ersteller:

**Henneker Zillinger Beratende
Ingenieure Brandschutz PartG mbB**

Königswinterer Str.329, 53227 Bonn
Tel (0228) 97194-911 Fax (0228) 97194-99
mail: brandschutz@hzi-bonn.de

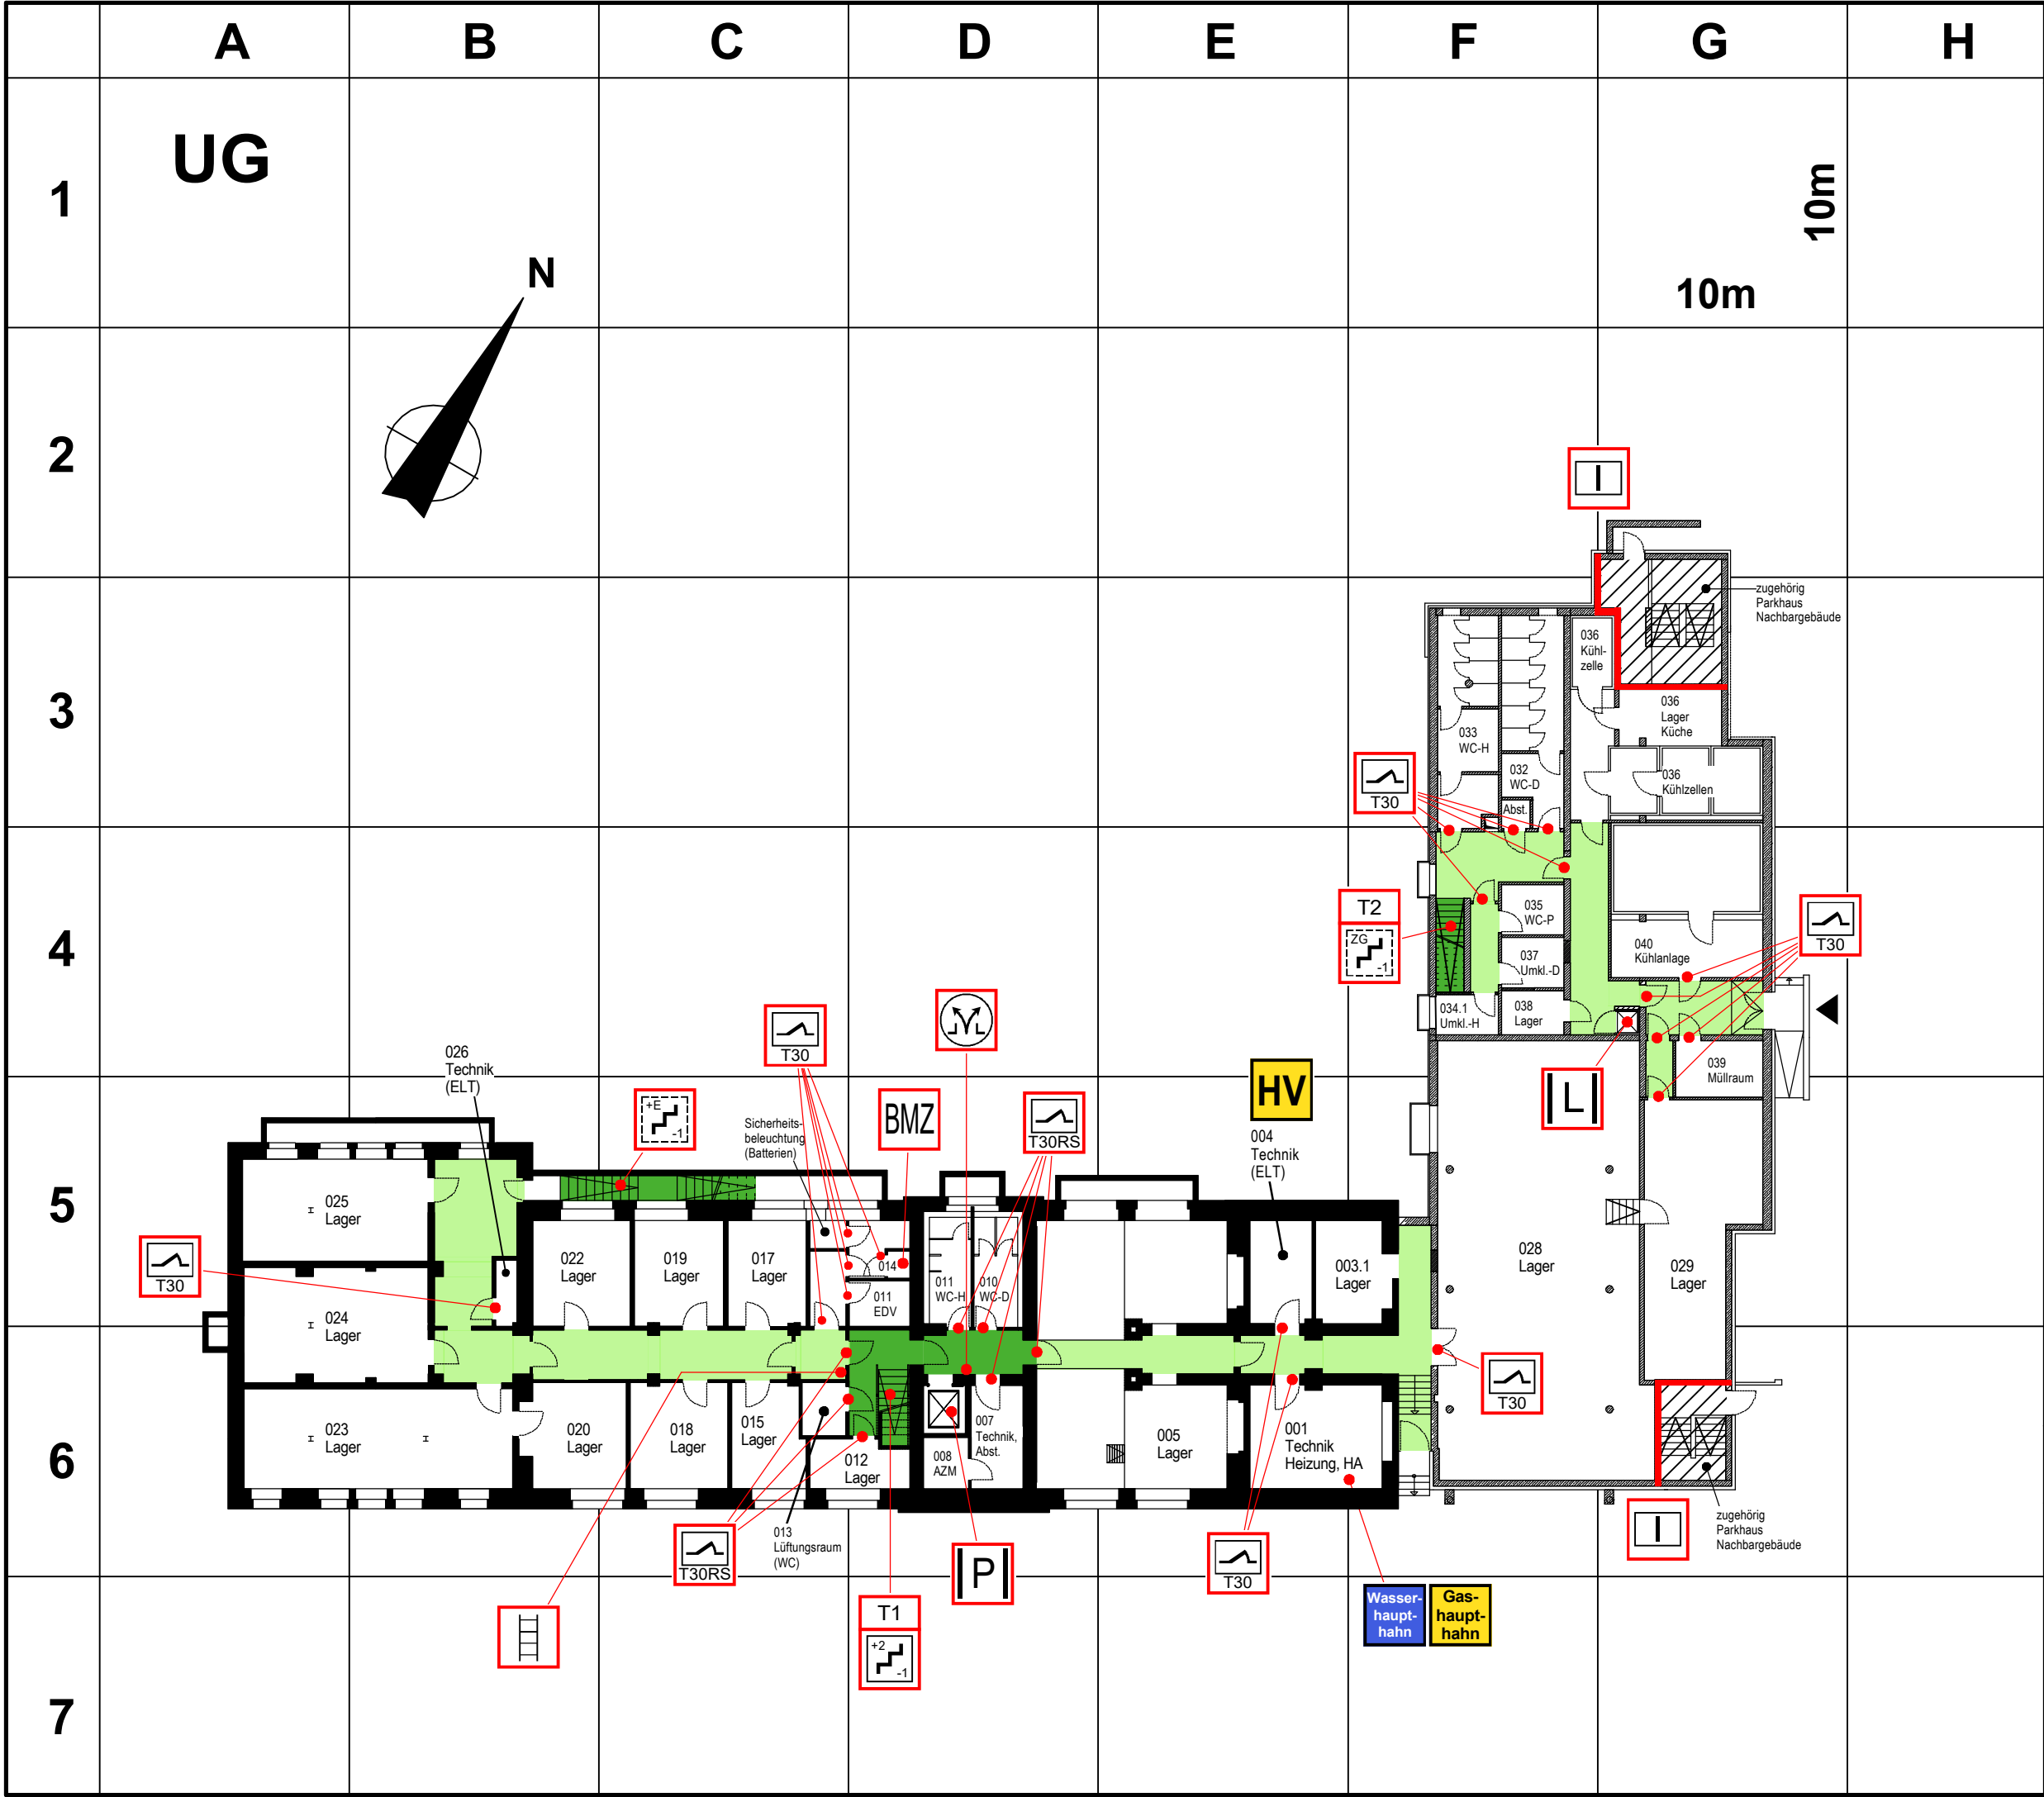

Objekt-Nr.: 4063

Legende:

vertikale Rettungswege

horizontale Rettungswege

T1

T2

T30RS

T30

P

Wasserhaupt-hahn

Gas-haupt-hahn

Nebeneingang

Brandwand

Treppenraum mit Feuerwiderstand, erreichbare Geschosse

Treppenraum ohne Feuerwiderstand, erreichbare Geschosse

Feuerschutztür mit Rauchschuttfunktion

Feuerschutztür

Personenaufzug

Absperrschieber Wasser

Absperrschieber Gas

RWA Bedienstelle

Feuerwehr-Leiter "zur Kontrolle von Zwischendecken"

BMZ

Lastenaufzug (Speisenaufzug)

HV

Übersicht:

Systemschnitt:

+2

+1

+E

-1

DG

OG

EG

1UG

ZG

Sammelplatz

Maybachstraße

Untergeschoss

Objekt:

Filmhaus Köln

Maybachstraße 111, 50670 Köln

Maßstab: 1:250

Plan-Nr.: 05a-FW_UG

Stand: 09.02.2021

Auftr.-Nr.: B14074-04B

Ersteller:


Henneker Zillinger Ingenieure

Henneker Zillinger Beratende Ingenieure Brandschutz PartG mbB

Königswinterer Str. 329, 53227 Bonn

Tel (0228) 97194-911 Fax (0228) 97194-99

mail: brandschutz@hzi-bonn.de

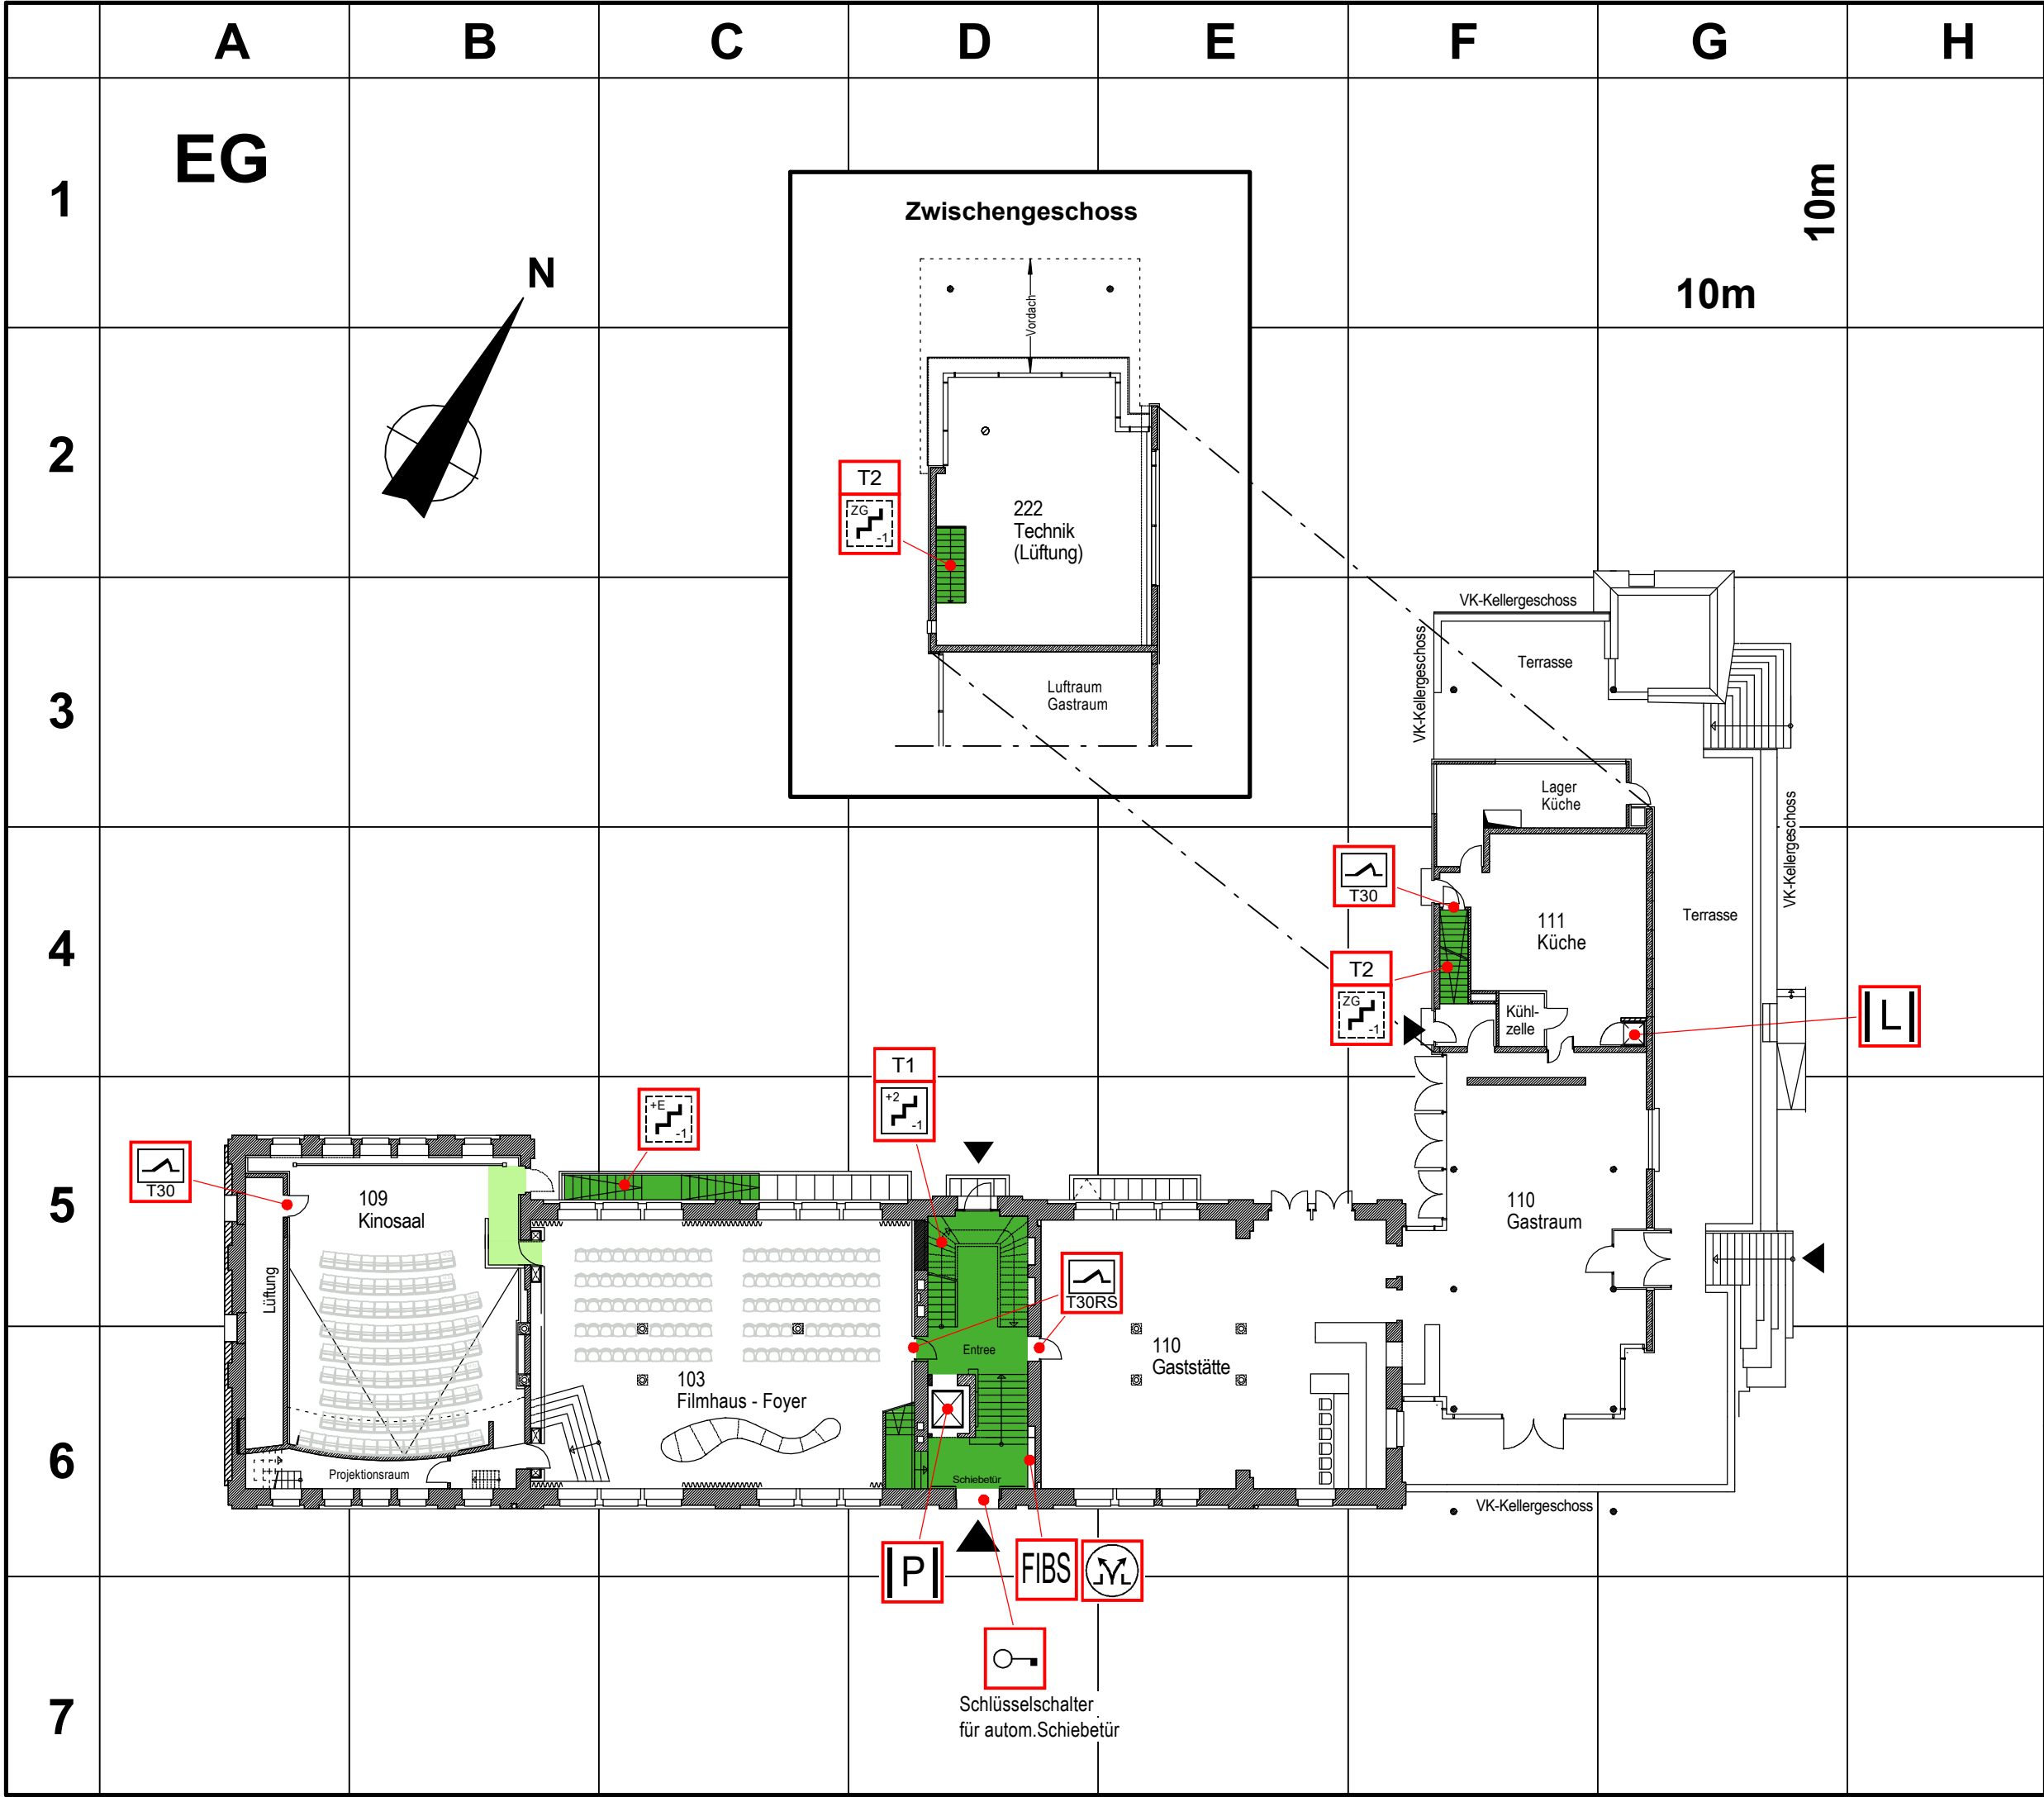

Objekt-Nr.: 4063

Legende:

vertikale Rettungswege

horizontale Rettungswege

T1

Treppenraum mit Feuerwiderstand, erreichbare Geschosse

T2

Treppenraum ohne Feuerwiderstand, erreichbare Geschosse

T30RS

Feuerschutztür mit Rauchschutzfunktion

T30

Feuerschutztür

P

Personenaufzug

FIBS

Feuerwehrinformationen und Bediensystem

M

RWA Bedienstelle

Haupteingang

Nebeneingang

Schlüsselschalter f. autom. Schiebetür

L

Lastenaufzug (Speisenaufzug)

Übersicht:

Systemschnitt:

+2

DG

+1

OG

+E

EG

-1

1UG

ZG

Sammelplatz

Maybachstraße

Erdgeschoss

Objekt:

Filmhaus Köln

Maybachstraße 111, 50670 Köln

Maßstab: 1:250

Plan-Nr.: 06-FW_EG

Stand: 08.02.2021

Auftr.-Nr.: B14074-04B

Ersteller:


Henneker Zillinger Ingenieure


Henneker Zillinger Beratende Ingenieure Brandschutz PartG mbB

Königswinterer Str. 329, 53227 Bonn

Tel (0228) 97194-911 Fax (0228) 97194-99

mail: brandschutz@hzi-bonn.de

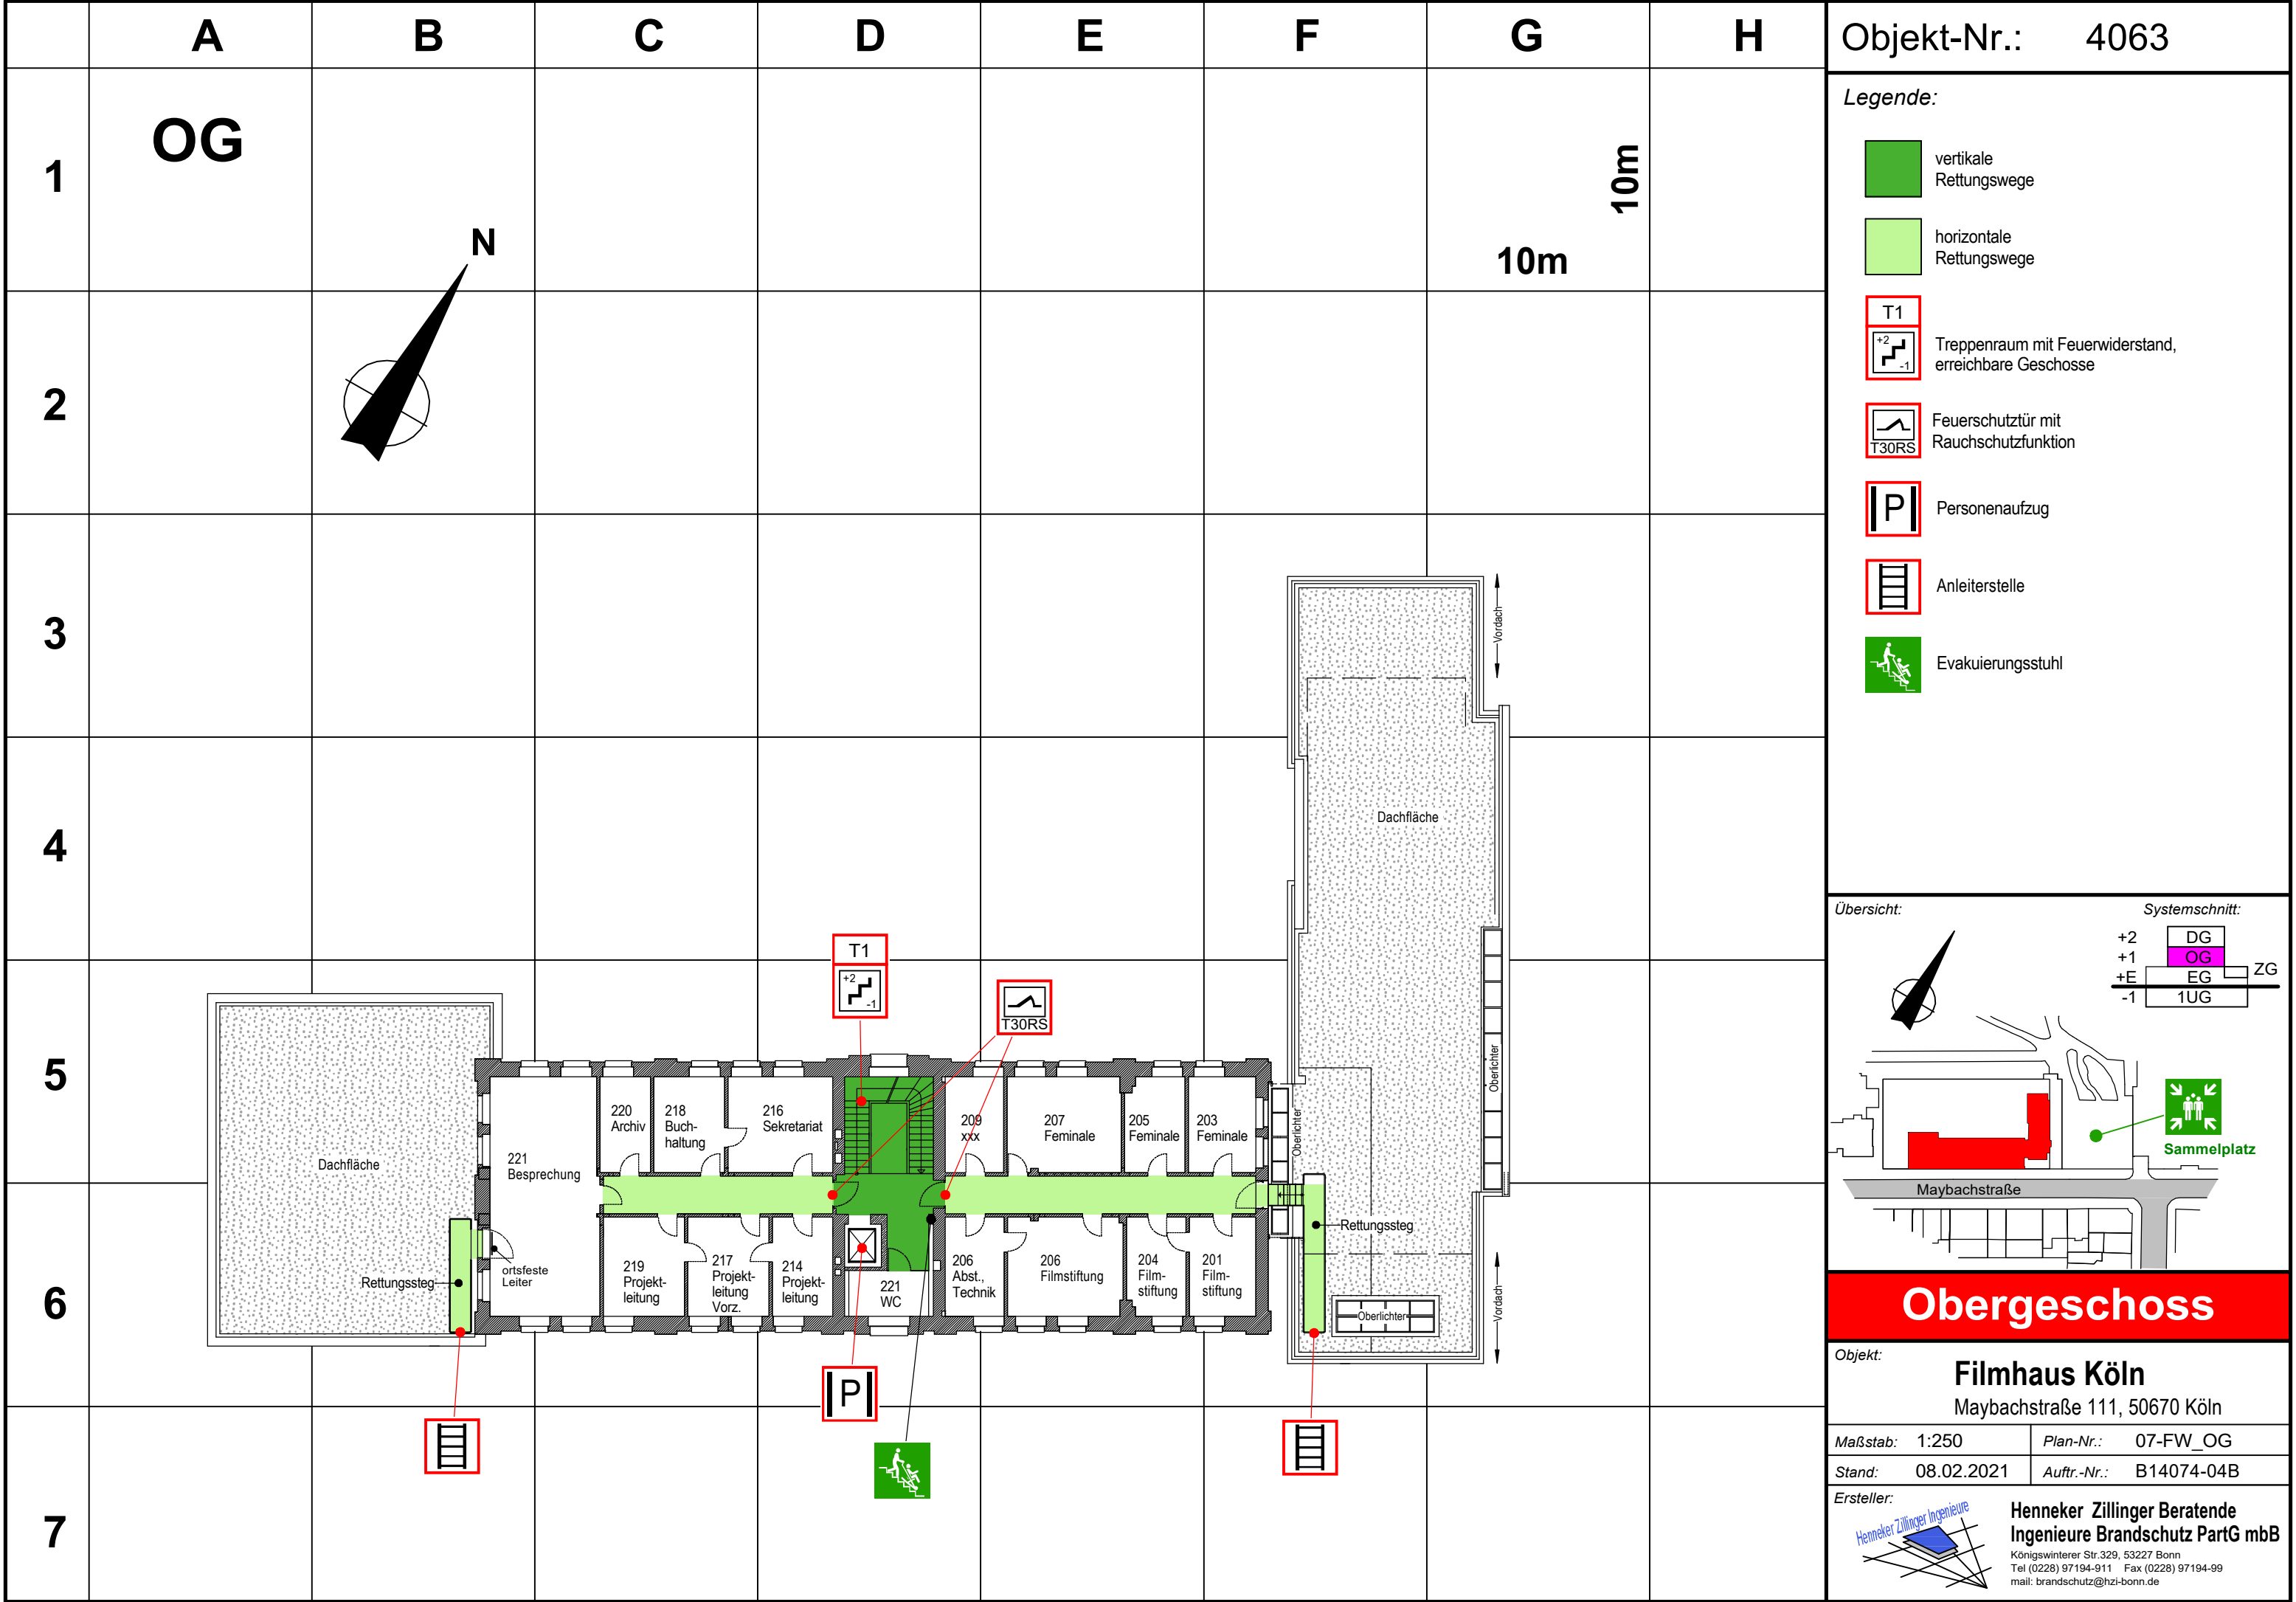

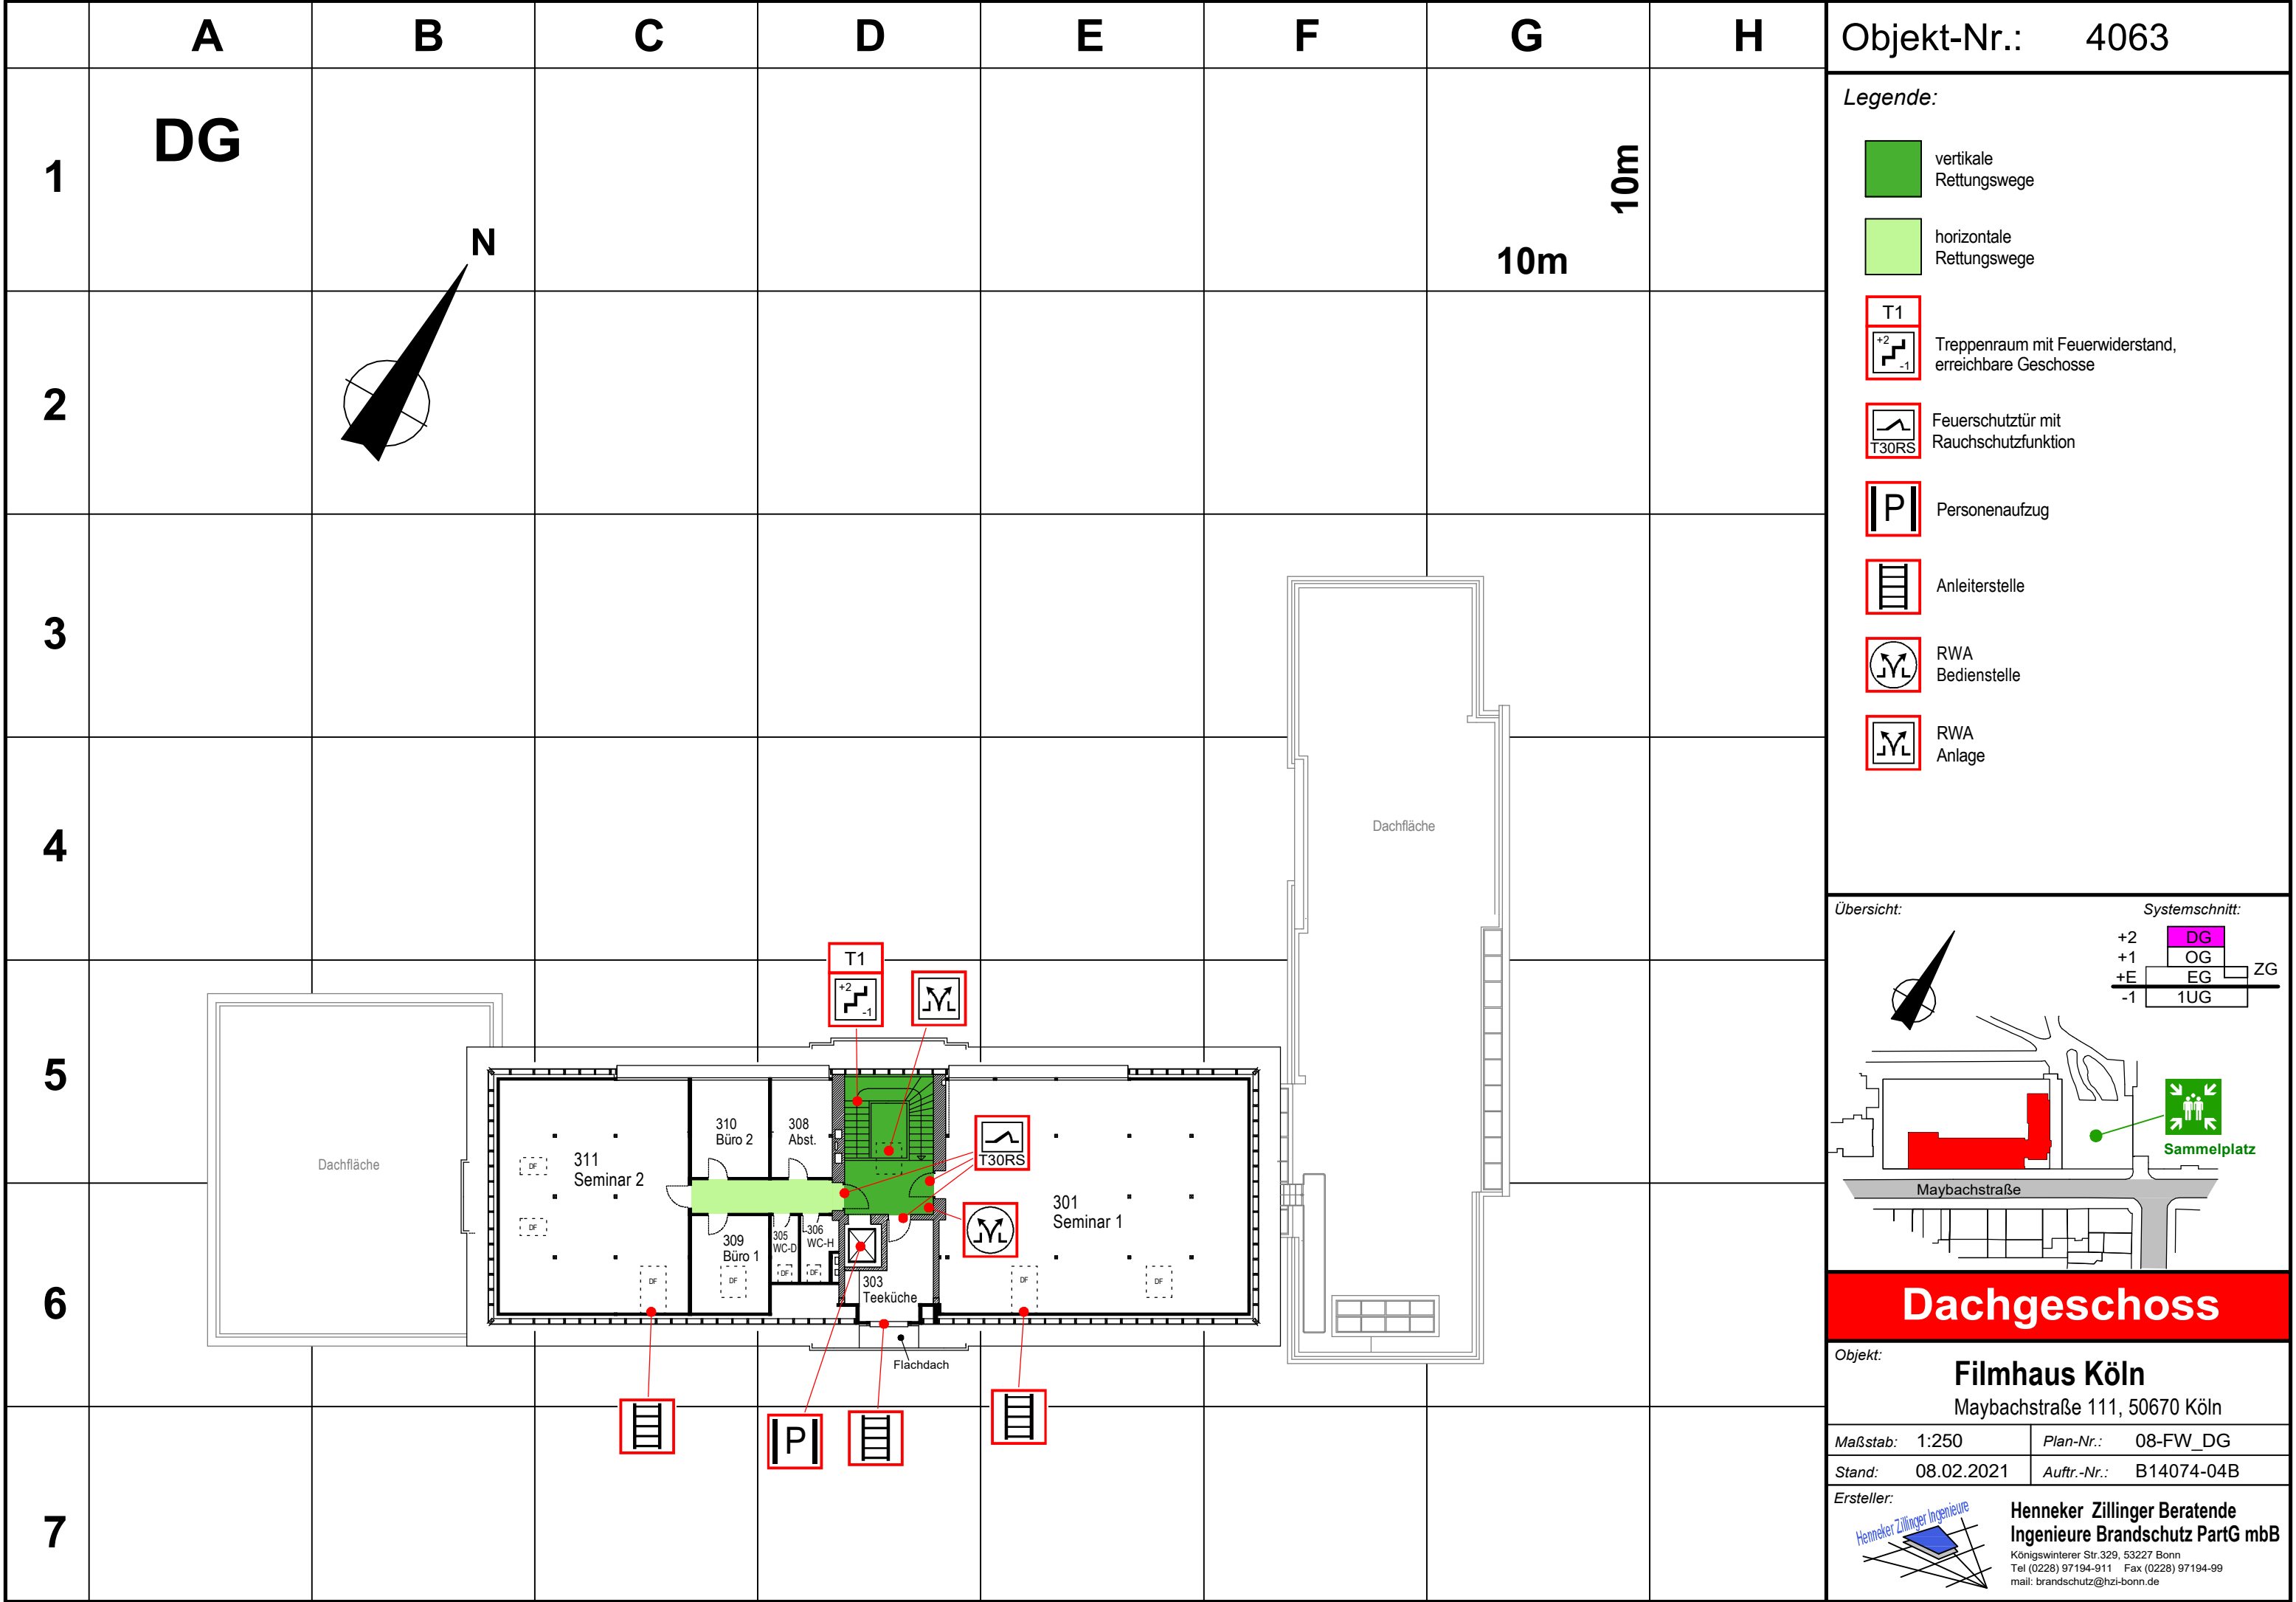

Dachgeschoss

Objekt:

Filmhaus Köln

Maybachstraße 111, 50670 Köln

Maßstab: 1:250

Plan-Nr.: 08-FW_DG

Stand: 08.02.2021

Auftr.-Nr.: B14074-04B

Ersteller:

Henneker Zillinger Ingenieure

Henneker Zillinger Beratende Ingenieure Brandschutz PartG mbB

Königswinterer Str. 329, 53227 Bonn

Tele (0228) 97194-911 Fax (0228) 97194-99

mail: brandschutz@hzi-bonn.de